


Běleč

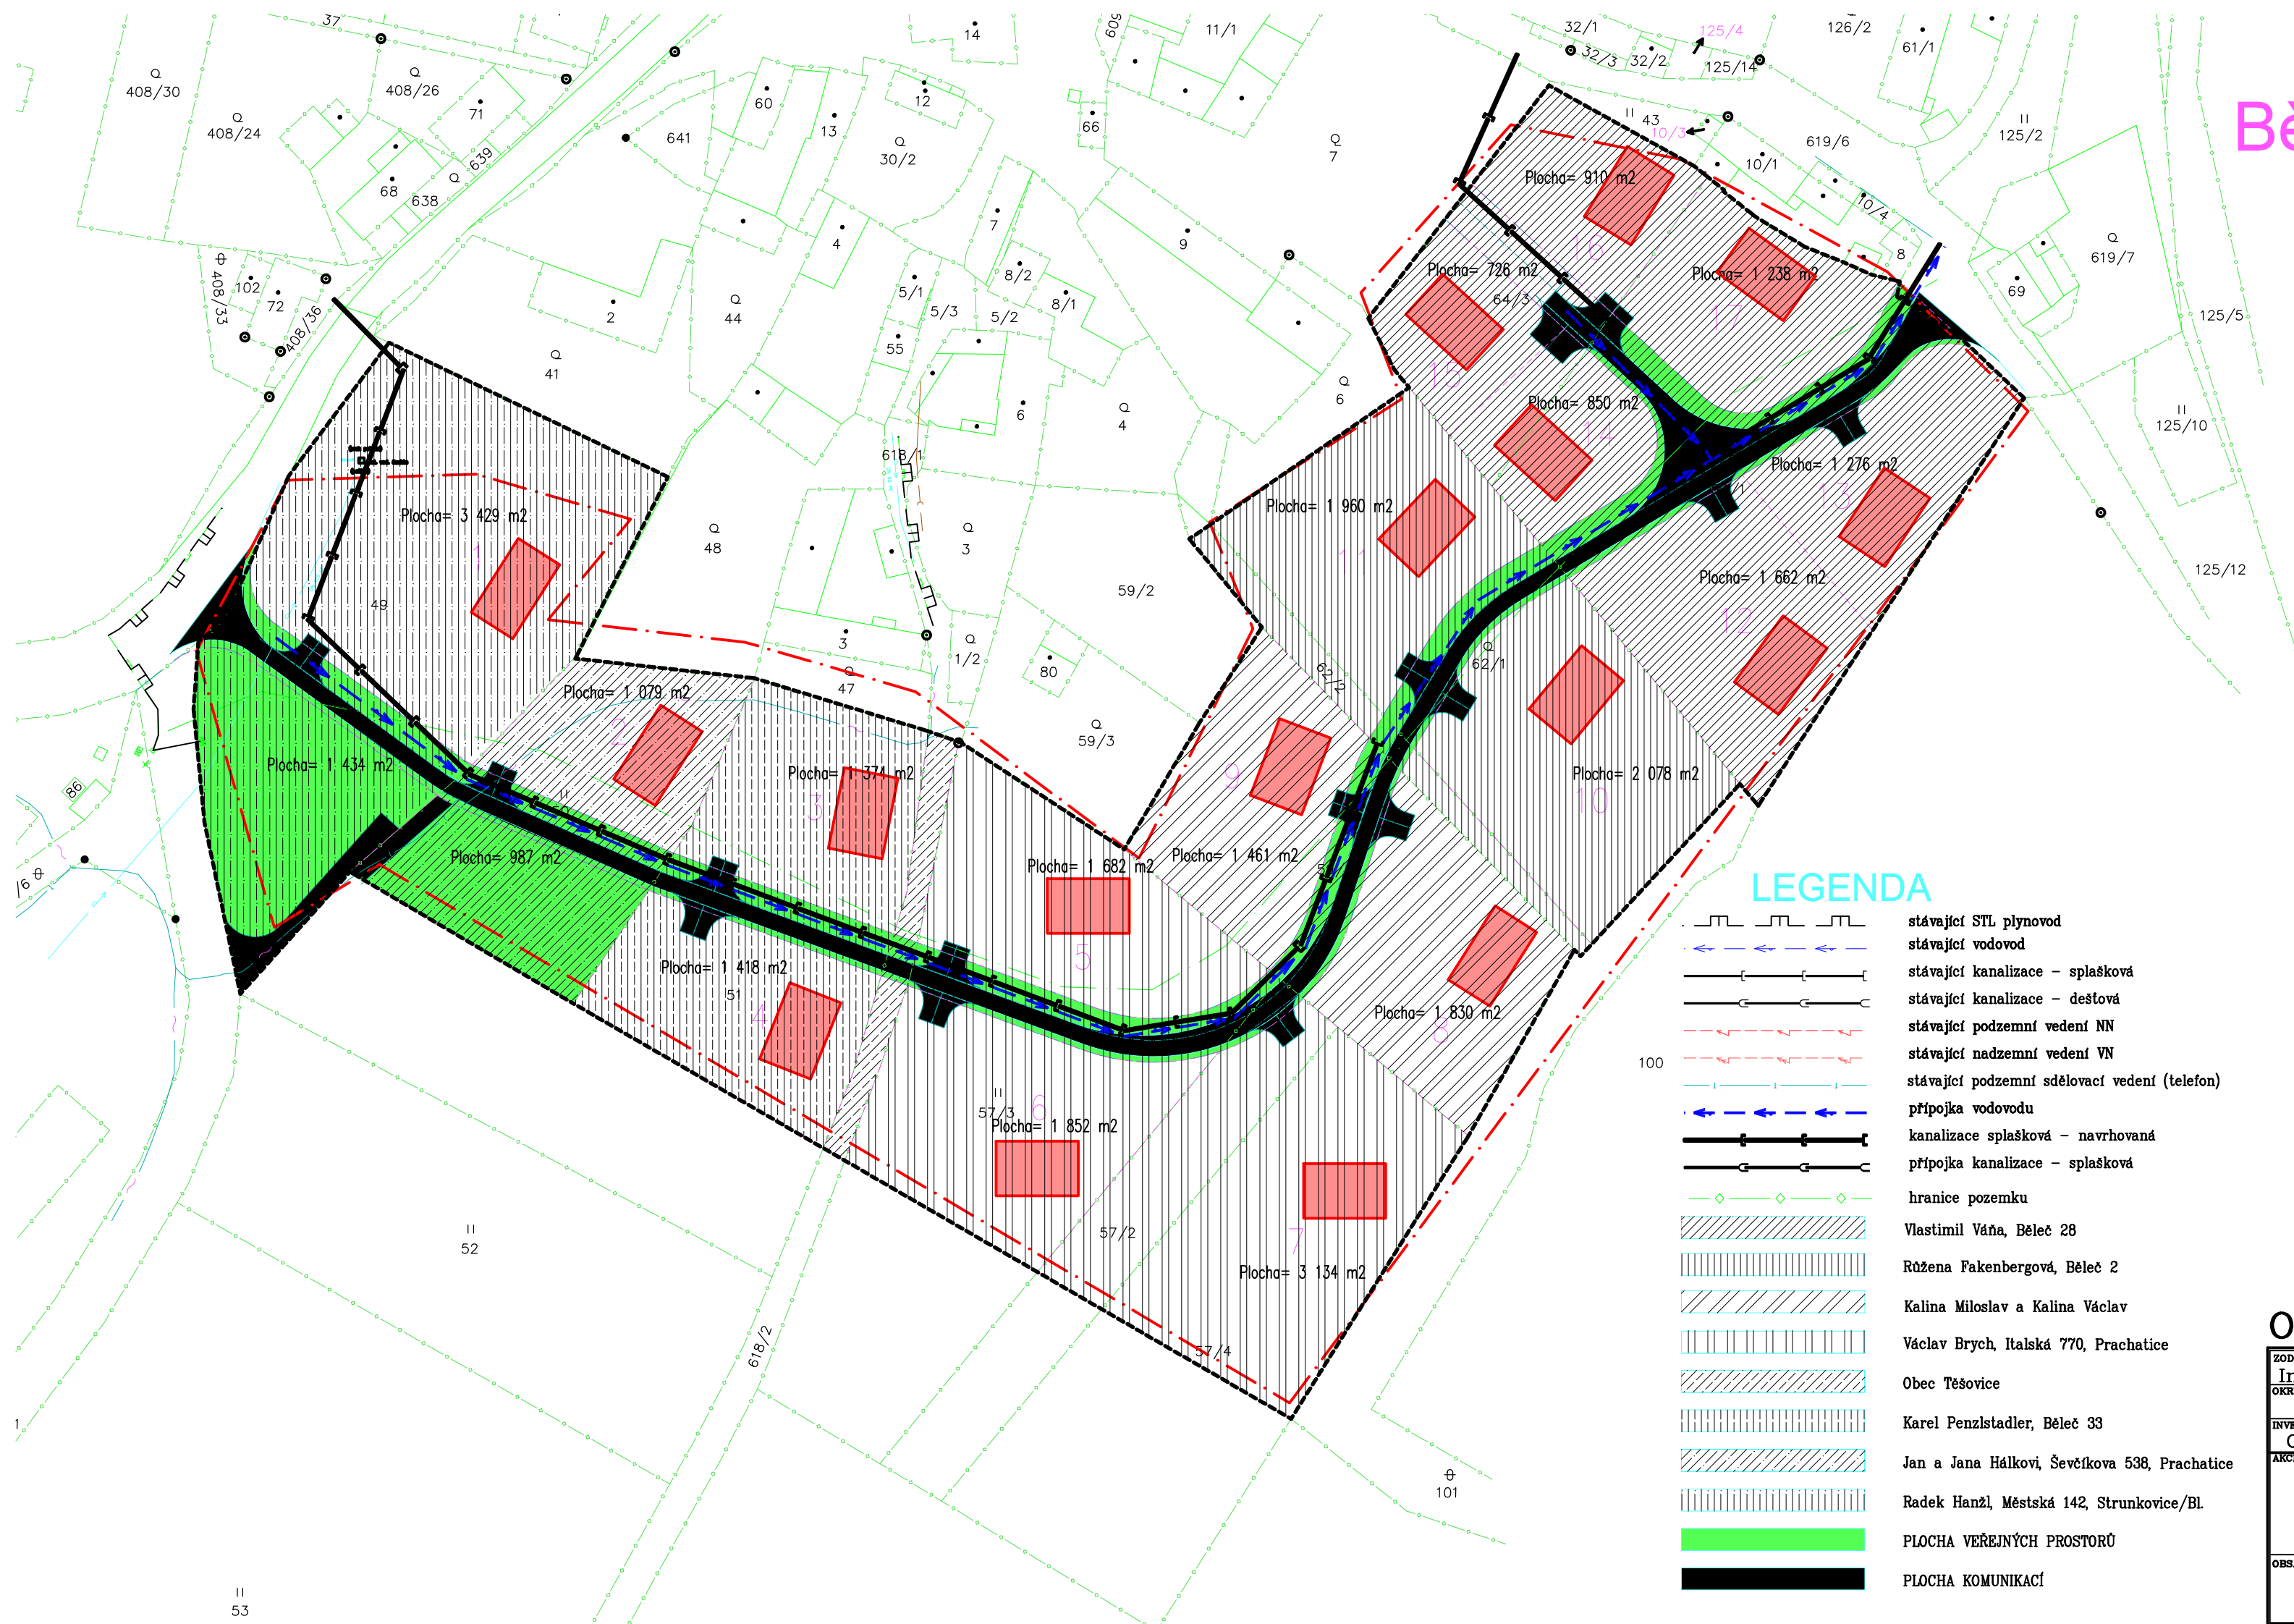

LEGENDA

- stávající STL plynovod
- stávající vodovod
- stávající kanalizace - splašková
- stávající kanalizace - dešťová
- stávající podzemní vedení NN
- stávající nadzemní vedení VN
- stávající podzemní sdělovací vedení (telefon)
- přípojka vodovodu
- kanalizace splašková - navrhovaná
- přípojka kanalizace - splašková
- hranice pozemku
- Vlastimil Váňa, Běleč 28
- Růžena Fakenbergová, Běleč 2
- Kalina Miloslav a Kalina Václav
- Václav Brych, Italská 770, Prachovice
- Obec Těšovice
- Karel Penzistadler, Běleč 33
- Jan a Jana Hálkovi, Ševčíkova 538, Prachovice
- Radek Hanžl, Městská 142, Strunkovice/Bl.
- PLOCHA VEŘEJNÝCH PROSTORŮ
- PLOCHA KOMUNIKACÍ

OPRAVA č.1

ZODP. PROJEKTANT Ing. Vlastimil Jiráň	VYPRACOVAL Ing. Vlastimil Jiráň	Ing. Vlastimil JIRÁŇ Těšovice 61, 383 01 IČO 490 11 693 tel. 388 331 013
OKRES Prachovice	OBEC Těšovice	
INVESTOR Obec Těšovice, 383 01 Prachovice		
NÁZEV ZASTAVOVACÍ STUDIE BĚLEČ U TĚŠOVIC		DATUM 04/2013
OBSAH Celková situace		Č. ZAKÁZKY 497/P
		STUPĚŇ studie
		MĚŘÍTKO 1:1000
		ČÍSLO VÝKRESU 0.03